


INSTALACJA WODOCIĄGOWA P-POŻ  
RZUT PIWNICY - PAWILON I

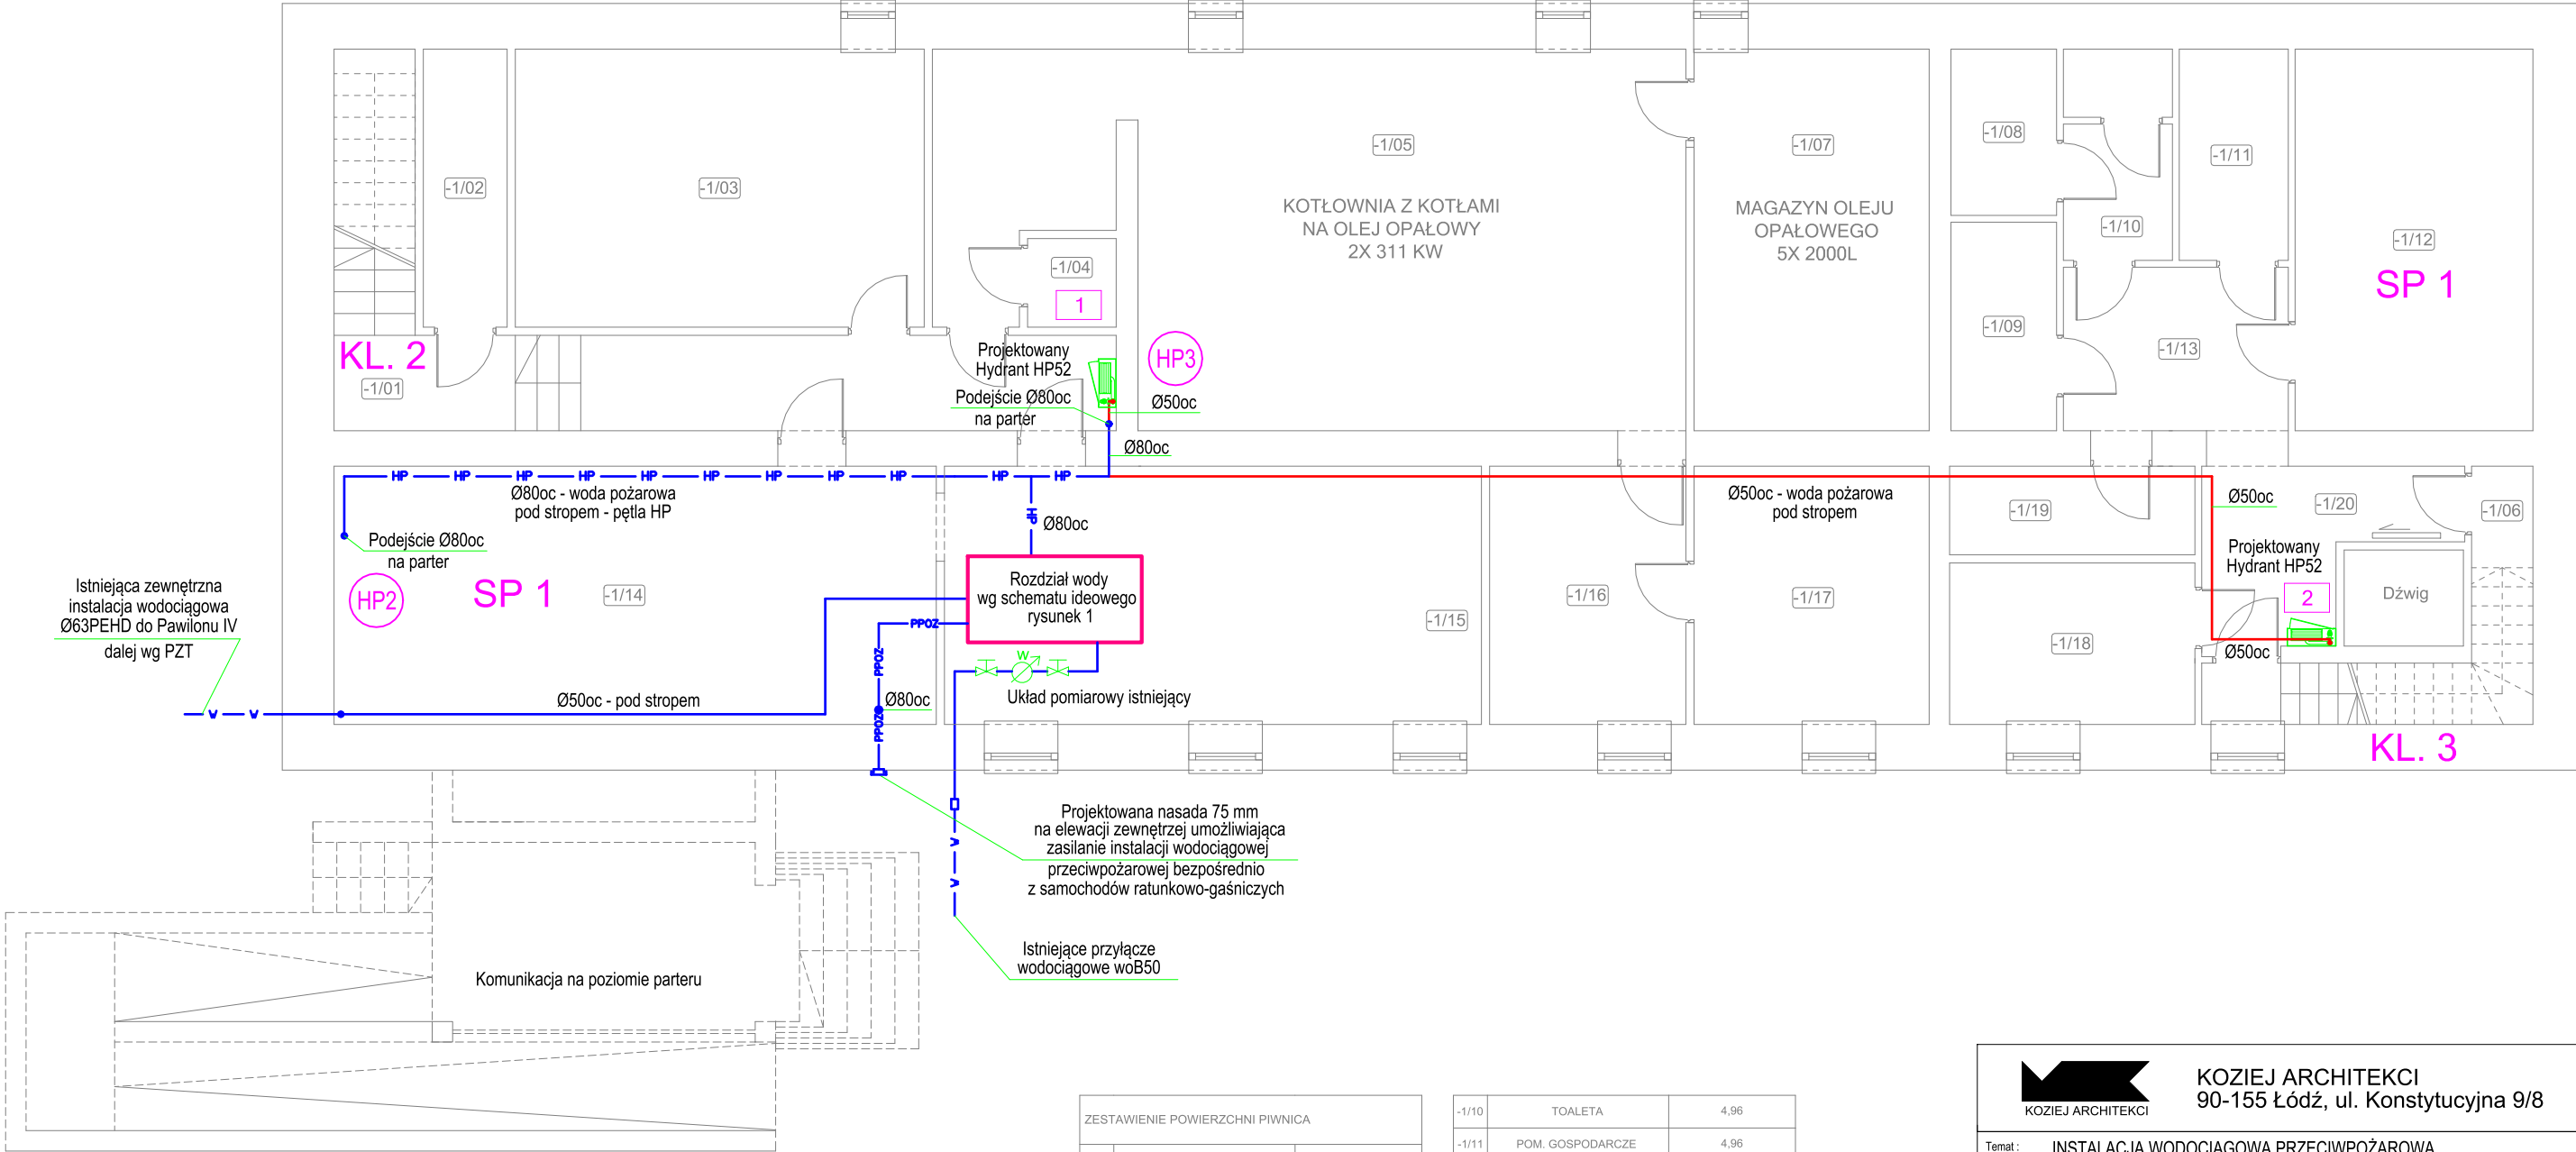

- zawór hydrantowy + 2x wąż 20m w oddzielnej szafce + gaśnica
- hydrant wewnętrzny z gaśnicą - średnica wg opisu
- numeracja hydrantów wewnętrznych / zaworów
- woda pożarowa - pętla - rury stalowe ocynkowane
- woda pożarowa - podejścia hydrantów (ocynk)

Wszelkie przejścia instalacyjne w elementach oddzielenia przeciwpożarowego powinny mieć klasę odporności ogniowej wymaganą dla tych elementów

ZESTAWIENIE POWIERZCHNI PIWNICA		
NR	NAZWA POMIESZCZENIA	POWIERZCHNIA (m²)
-1/01	KOMUNIKACJA	17,90
-1/02	POM. GOSPODARCZE	5,01
-1/03	POM. GOSPODARCZE	24,48
-1/04	WC	1,89
-1/05	KOTŁOWNIA	54,34
-1/06	POM. GOSPODARCZE	2,30
-1/07	POM. NA ZBIORNIKI OLEJU	19,32
-1/08	SZATNIA	3,78
-1/09	MAGAZYN OLEJU	4,74

-1/10	TOALETA	4,96
-1/11	POM. GOSPODARCZE	4,96
-1/12	MAGAZYN WARZYW	19,54
-1/13	POM. POMOCNICZE	7,92
-1/14	PRALNIA	33,49
-1/15	SUSZARNIA	29,86
-1/16	POM. POMOCNICZE	10,90
-1/17	WENTYLATORNIA	13,07
-1/18	OBIERALNIA	8,63
-1/19	POM. GOSPODARCZE	4,68
-1/20	POM. POMOCNICZE	8,63
		271.5700

KOZIEJ ARCHITEKCI  
90-155 Łódź, ul. Konstytucyjna 9/8

Temat : INSTALACJA WODOCIĄGOWA PRZECIWPOŻAROWA zgodnie z Ekspertyzą stanu ochrony przeciwpożarowej budynku Specjalnego Ośrodka Szkolno-Wychowawczego nr 6 - Pawilon I, II, III

Obiekt : Specjalny Ośrodek Szkolno-Wychowawczy nr 6 w Łodzi dz. nr 421/2 Łódź, ul. Dziewanny 24

Inwestor : Specjalny Ośrodek Szkolno-Wychowawczy nr 6 w Łodzi 91-866 Łódź, ul. Dziewanny 24

Tytuł rysunku : **INSTALACJA WODOCIĄGOWA P-POŻ  
RZUT PIWNICY - PAWILON I**

Pracownia Projektowa "IZAS" S.C.  
Izabela Dobek, Sławomir Dobek  
98-200 Sieradz ul. Toruńska 9  
tel. (43) 8225556 ; ppizas@onet.pl

Prawa autorskie :

Projektant : mgr inż. Sławomir Dobek  
uprawnienia budowlane do projektowania bez ograniczeń w specjalności instalacyjnej w zakresie sieci, instalacji i urządzeń wodociągowych i kanalizacyjnych, ciepłych, wentylacyjnych i gazowych NIP EW. 143/00/Wt.

Faza : PROJEKT TECHNICZNY

Branża : INSTALACJE SANITARNE

Data : STYCZEŃ 2025

Skala : 1:100

Nrys. : 2